
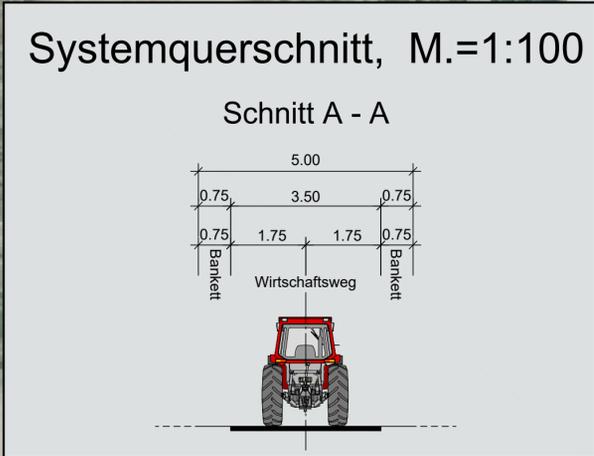


Y 455159.966  
X 5488150.466

Y 455283.476  
X 5488585.784

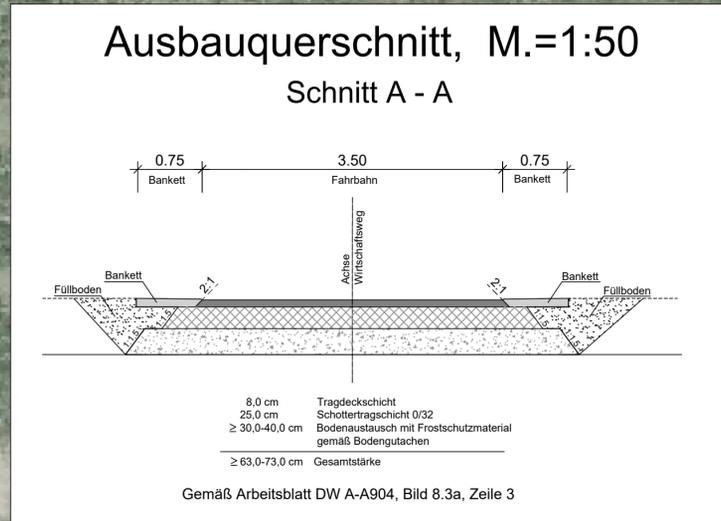

### Legende

vorh. Ver- und Entsorgungsleitungen

- Stromleitung 20 KV
- Stromleitung 1 KV
- Fernmeldeleitung
- Leitung Telekom
- Abwasserdruckleitung DN700
- Gashochdruckleitung
- Wasserleitung
- Stromleitung (SB)

Die Lage der Leitungen wurden nach Angaben bzw. nach den Unterlagen der jeweiligen Versorgungsträger graphisch übernommen als informative Zusammenfassung zur gegenwärtigen Berücksichtigung und Abstimmung.  
Wie der Versorgungsträger kann auch der Planverfasser keine Garantie für Genauigkeit und Vollständigkeit übernehmen. Die genaue Lage der Ver- und Entsorgungsanlagen muss bei der Bauausführung geortet und örtlich überprüft werden. Im übrigen gelten die Pläne und Merkblätter des jeweiligen Versorgungsträgers.

Beginn der Baustrecke  
ca. Bau-km 0+000,00

Y 455278.776  
X 5488116.757  
Blattformat: 1,135m x 0,297m=0,337m²

Y 455402.286  
X 5488552.075


Entwurfsbearbeitung:		Projekt-Nr.: 2019.022	
SCHÖNHOFEN Ingenieure Hertelsbrunneng 5 67657 Kaiserslautern Tel: 06 31 / 3 41 24 - 0 Fax: 06 31 / 4 37 45 www.schoenhofen-ing.de E-Mail: info@si-kl.de			
bearbeitet:	Juli 2019	Zeichen	Klamm
Cad / Grafik:	Juli 2019	Zeichen	Klamm

### AUSFÜHRUNGSPLANUNG

Stadtverwaltung Frankenthal Rathausplatz 2-7 · 67227 Frankenthal Tel: 06233 - 89 0 · Fax: 06233 - 89 400			
Anlage: 1		Maßnahmen Nr.: --	
bearbeitet	Datum	Name	
gezeichnet			
geprüft			
Lageplan, Maßstab: 1:500		von NK: -- nach NK: --	
Entwurfsprüfung:	Datum	Name	
Straßenplanung:			
Landespflege:			
Wasserwirtschaft:			
Immissionsschutz:			
Hauptsachgebietsleiter Planung:			
Art der Änderung	Datum	Name	
Grundplan hergestellt: Schönhofen Ingenieure		Ergänzungen:	

Y 455272.543  
X 5488555.091

Y 455366.446  
X 5488902.628

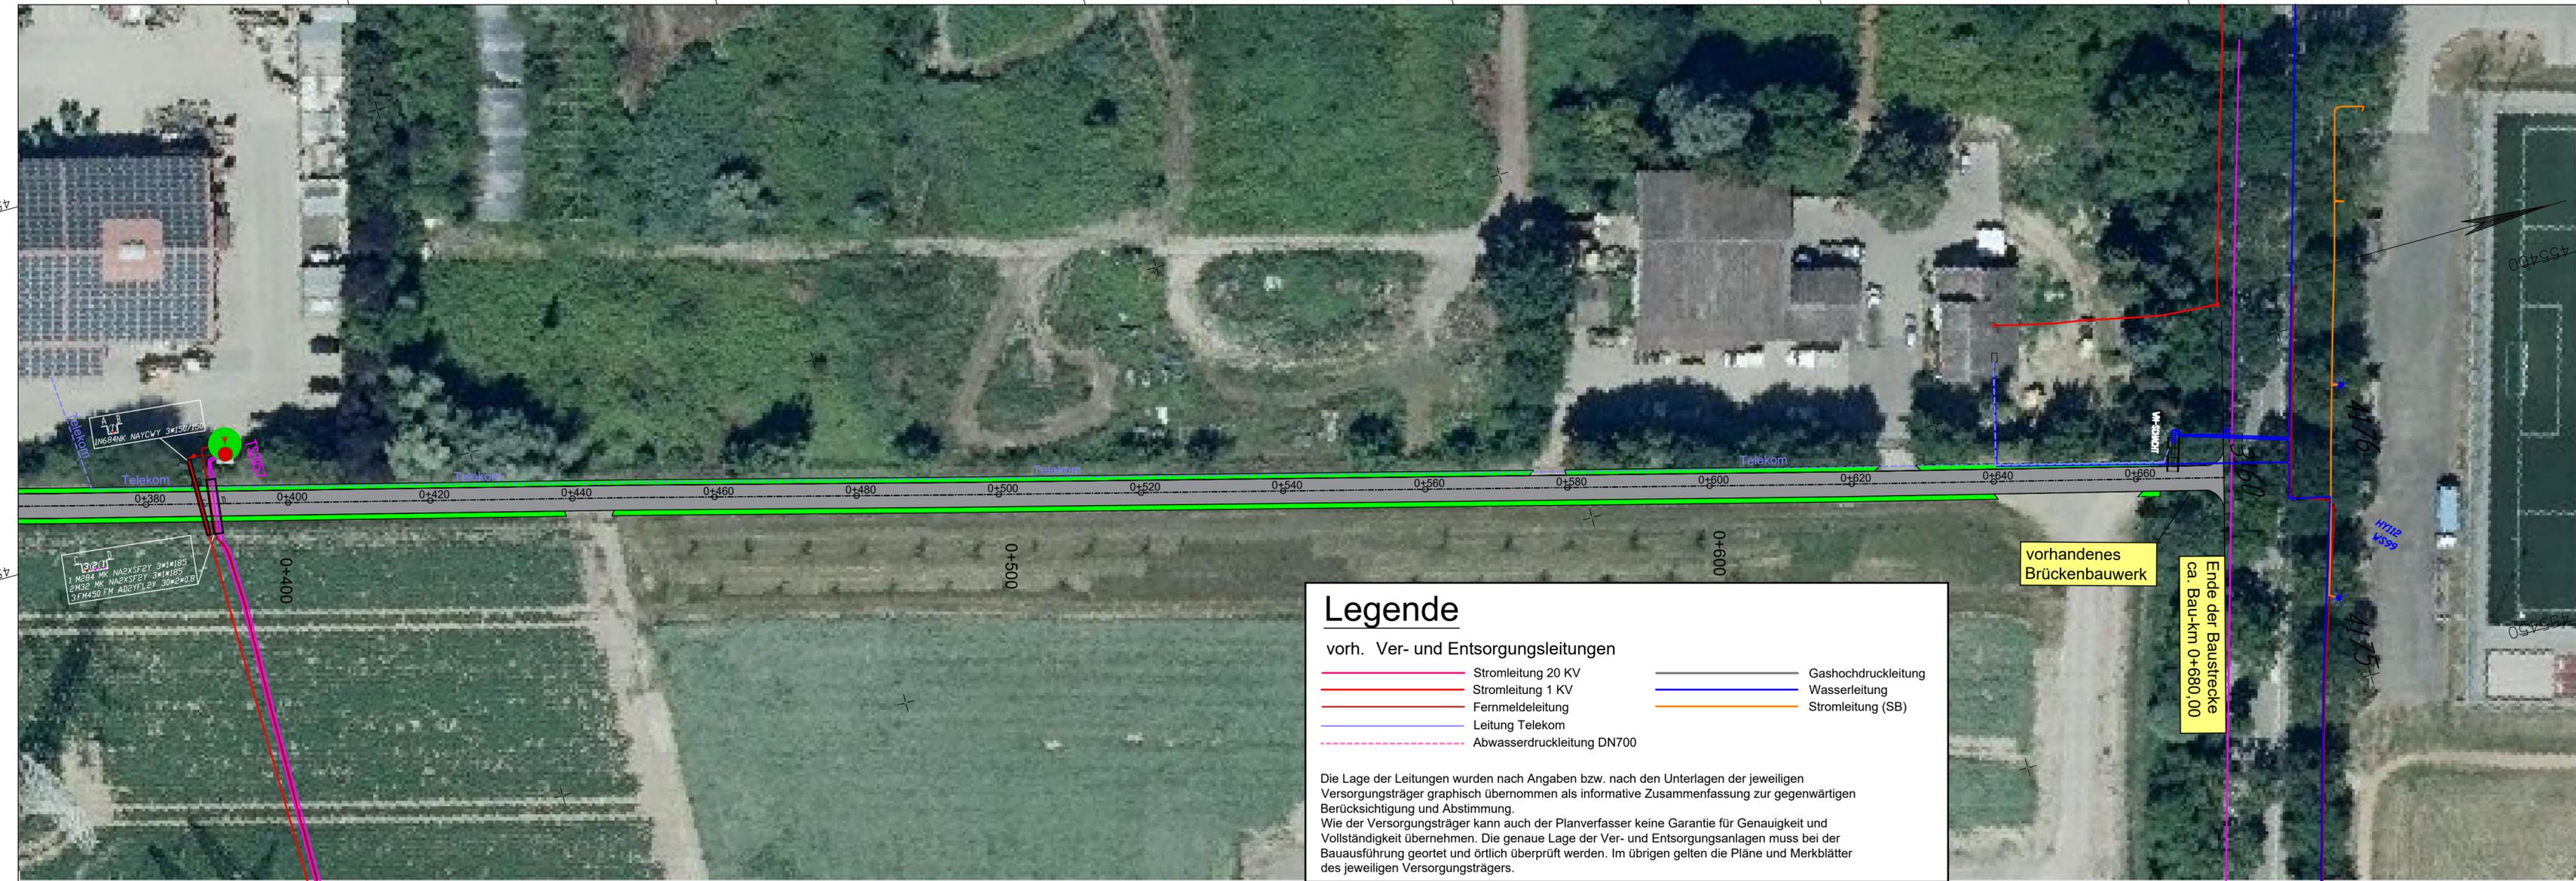

Y 455391.768  
X 5488522.877

Y 455485.671  
X 5488870.414

Blattformat: 0,95m x 0,297m=0,282m²

### Legende

	vorh. Ver- und Entsorgungsleitungen		Gashochdruckleitung
	Stromleitung 20 KV		Wasserleitung
	Stromleitung 1 KV		Stromleitung (SB)
	Fernmeldeleitung		
	Leitung Telekom		
	Abwasserdruckleitung DN700		

Die Lage der Leitungen wurden nach Angaben bzw. nach den Unterlagen der jeweiligen Versorgungsträger graphisch übernommen als informative Zusammenfassung zur gegenwärtigen Berücksichtigung und Abstimmung.  
Wie der Versorgungsträger kann auch der Planverfasser keine Garantie für Genauigkeit und Vollständigkeit übernehmen. Die genaue Lage der Ver- und Entsorgungsanlagen muss bei der Bauausführung geortet und örtlich überprüft werden. Im übrigen gelten die Pläne und Merkblätter des jeweiligen Versorgungsträgers.

Entwurfsbearbeitung: SCHÖNHOFEN Ingenieure Hertelsbrunnring 5 67657 Kaiserslautern Tel: 06 31 / 3 41 24 - 0 Fax: 06 31 / 4 37 45 www.schoenhofen-ing.de E-Mail: info@si-kl.de	Projekt-Nr.: 2019.022	
	Datum	Zeichen
	bearbeitet: Juli 2019	Clamm
	Cad / Grafik: Juli 2019	Clamm

### AUSFÜHRUNGSPLANUNG

Stadtverwaltung Frankenthal Rathausplatz 2-7 · 67227 Frankenthal Tel: 06233 - 89 0 · Fax: 06233 - 89 400	
---	--

<b>Ausbau des Wirtschaftsweges          Mörschweide in Frankenthal-Mörsch</b>	Anlage: 2	
	Maßnahmen Nr.: --	
	Datum	Name
	bearbeitet	
	gezeichnet	
geprüft		
Lageplan, Maßstab: 1:500		
von NK: --		nach NK: --

Entwurfsprüfung:	Datum	Name
Straßenplanung:		
Landespflege:		
Wasserwirtschaft:		
Immissionsschutz:		
Hauptsachgebietsleiter Planung:		
Art der Änderung	Datum	Name


Grundplan hergestellt: Schönhofen Ingenieure	Ergänzungen:

