

Legende

Bestand

Versorgungsleitungen: (nur nachrichtlich)

- Telekom
- Vodafone/ Kabel Deutschland
- Evonik - Fernleitung
- Evonik - Fernleitungen - Schutzstreifen
- CREOS - Gas-Hochdruckleitung
- CREOS - Gas-HD, Fernmeldekabel
- CREOS - Gas-Hochdruckleitung still gelegt
- TWL - ELE - BE - Trasse - Strom (Technische Werke Ludwigshafen)
- WBL - Schmutzwasserkanal (Wirtschaftsbetrieb Ludwigshafen)
- LWL, Schutz-/Leerrohr

Gemarkungsgrenze

Höhen Bestand

Dammböschung 1:2

Dammkrone Breite ~3m

Dammböschung 1:2

Dammschutzstreifen


Kilometrierung

Planung

Wirtschaftsweg, Asphalt

Bauwerk Beton

Spundwand

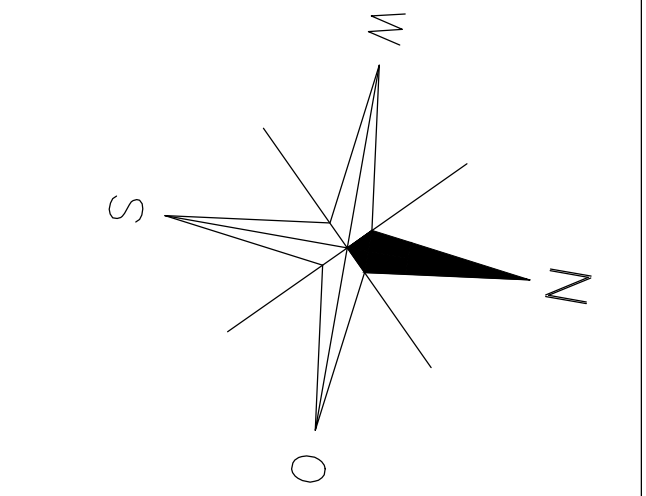

VORABZUG

lfd. Nr.	Datum	Name	Änderung

**Gewässerzweckverband
Isenach - Eckbach
Lambsheim**

Plan Nr.: 2_Var.1
Lambsheim, den

Riegeldamm "Am Hansendbusch"
Optimierung Betriebsreglement

Planbezeichnung:
**Lageplan - Bestand / Planung
Var. 1, Dammbalken und Wegebau**

Maßstab: 1:500

Projekt-Nr.: 6117
Bearb.: Pons
Gez.: Web
Darmstadt, den 23.09.24

Brandt: Gerdes Sitzmann Wasserwirtschaft GmbH
Pfungstädter Straße 20 | D-64297 Darmstadt
Fon: +49 (0)6151/9453-0 | Fax: 9453-80
bgs-mail@bgswasser.de | www.bgswasser.de

BGS WASSER

Produkt: 23.09.24
 C:\p\projekte\0106117_Riegeldamm_Optimierung\DWL\PL_München\kasseler\BGS\Plane\DW08117_2_Var_LP_p_500.awg(2_LP_500)