



Schnitt B-B

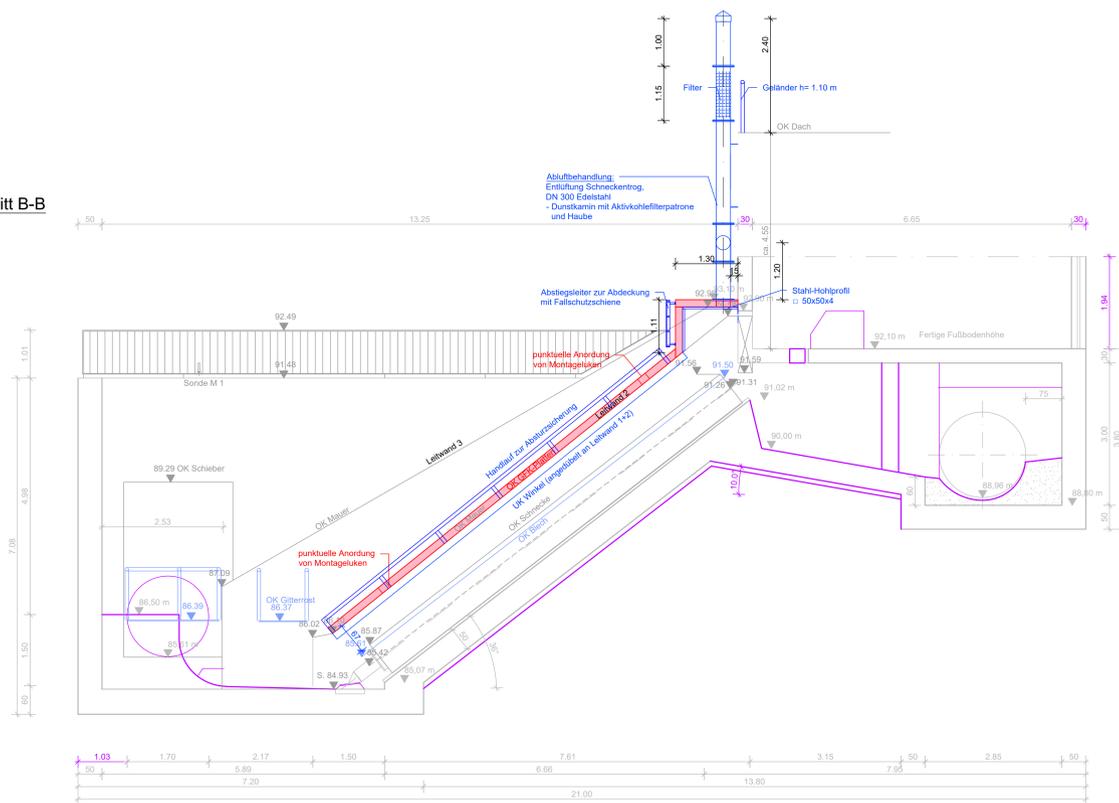


Schnitt C-C

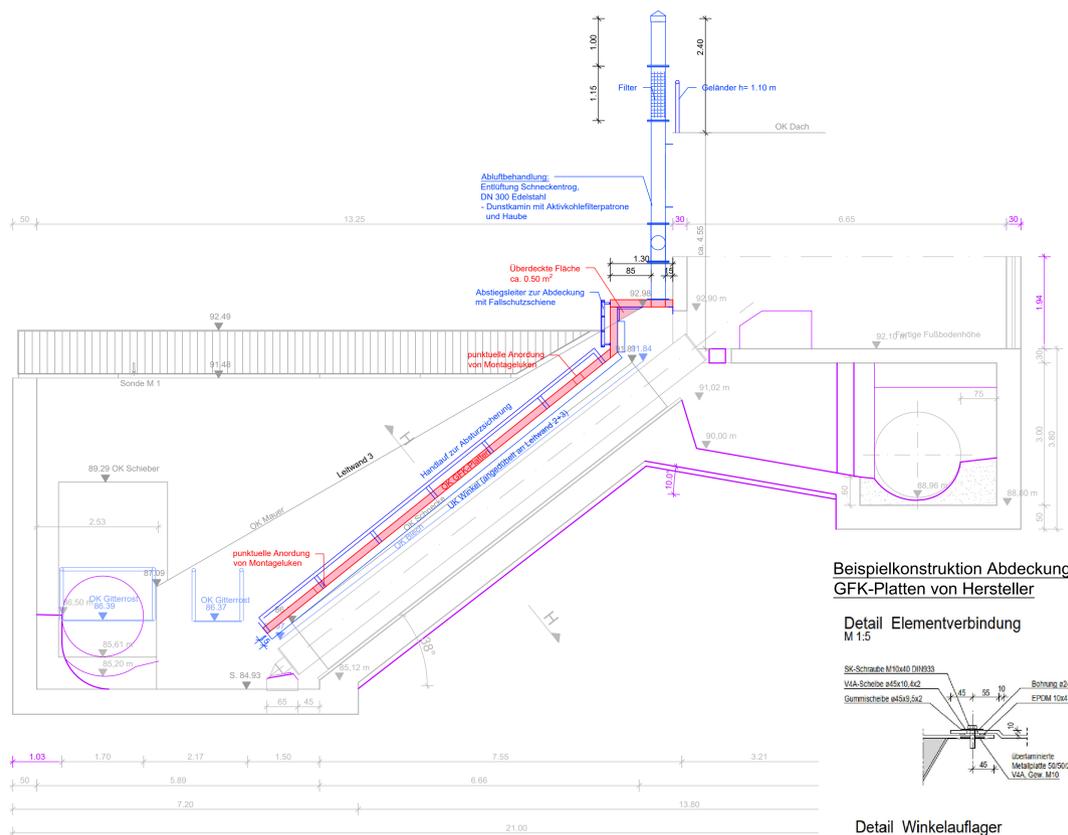


Beispielkonstruktion Abdeckung GFK-Platten von Hersteller


Detail Elementverbindung M 1:5

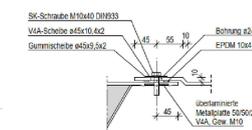


Detail Winkelaufleger M 1:5

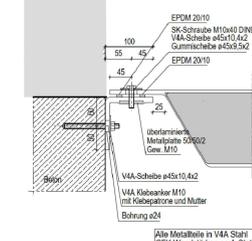


Winkelaufleger seitlich M 1:5

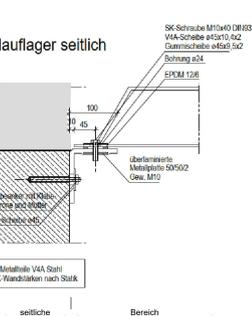

Grundriss

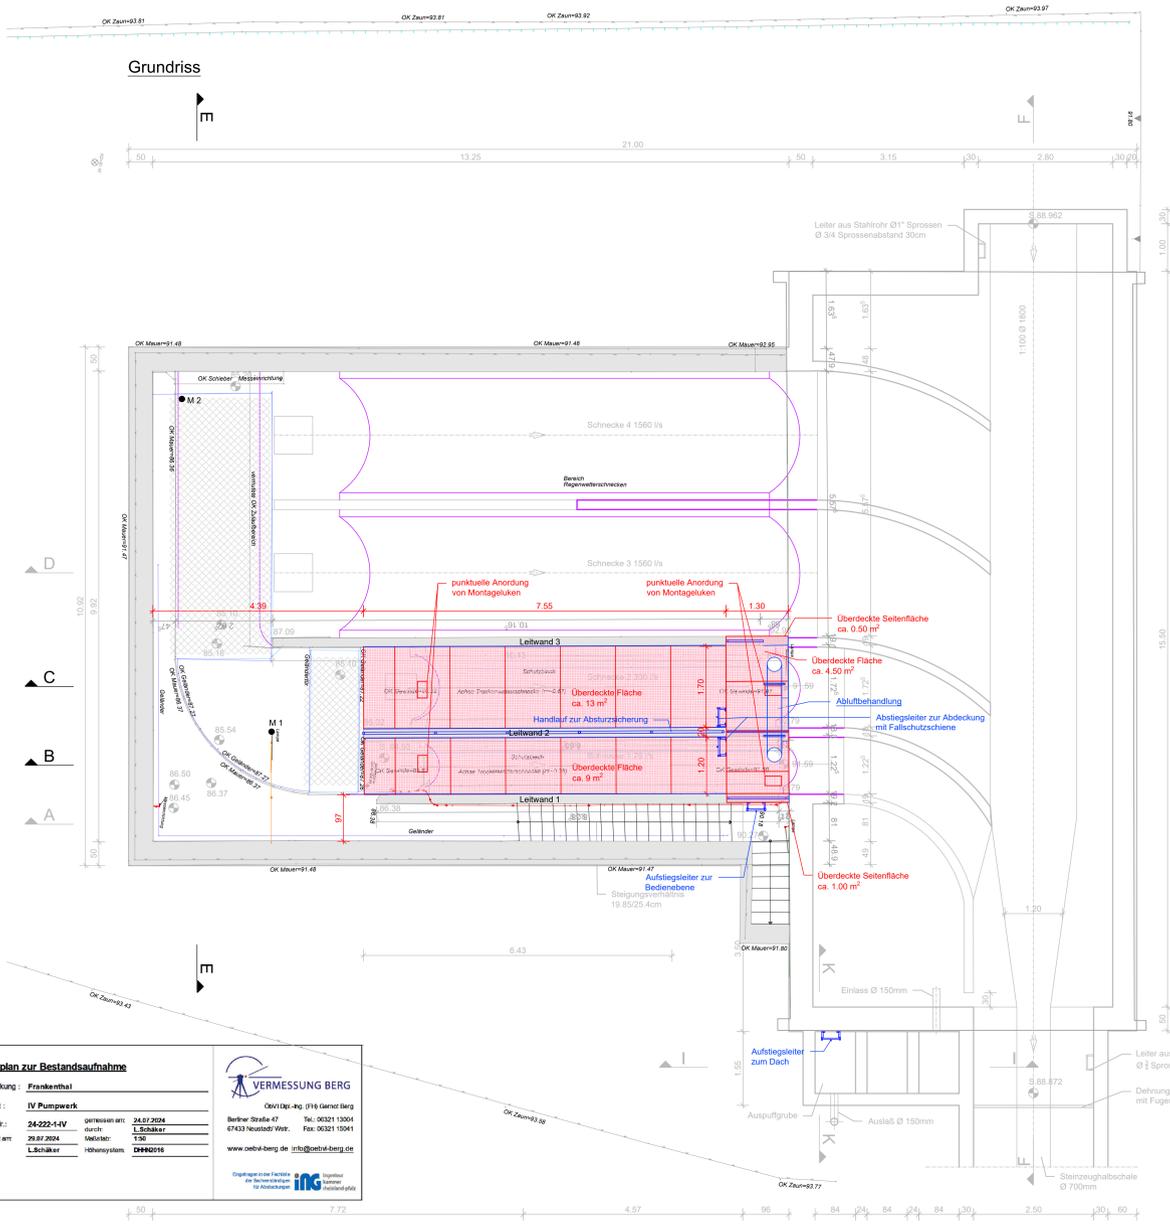


Schnitt E-E

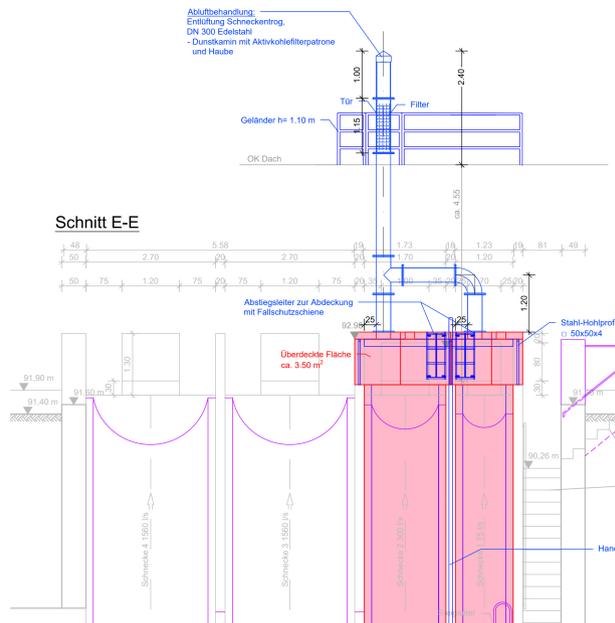

Fotos Bauwerk Bestand



Beispielfotos Abdeckung GFK-Platten von Hersteller

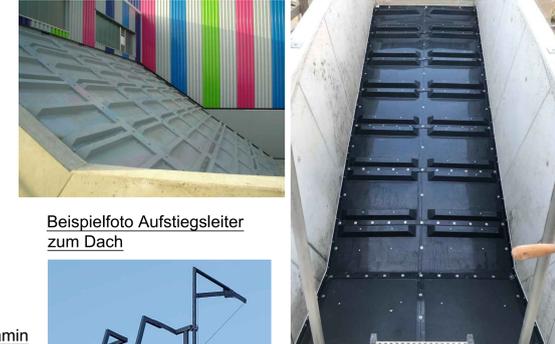

Beispielfoto Aufstiegsleiter zum Dach



System-Foto Dunstkamin



VORABZUG

Lageplan zur Bestandsaufnahme

Gemarkung: **Frankenthal**

Projekt: **IV Pumpwerk**

Auftr.Nr.: **24-222-1-IV**

geplant am: **29.07.2024**

durch: **L. Schickler**

gezeichnet am: **24.07.2024**

durch: **L. Schickler**

maßstab: **1:50**

revisionsystem: **02/2016**

VERMESSUNG BERG

ÖVNI Dipl.-Ing. 016 Gernot Berg

Berliner Straße 47 | Tel. 0621 10084

67433 Neubold/Walr. | Fax: 0621 10041

www.vermessung-berg.de | info@vermessung-berg.de

Digitale 3D-Modelle für die Planung

ING

GEANDERT				
GEANDERT				
ENTWURFSPLANUNG				
		y6s Leitung Fachkompetenz Erfahrung Ingenieurgesellschaft Pappert & Reidel mbH Hohenstraße 55, 67433 Neubold/Walr. Telefon: +49 621 8700-01 Fax: +49 621 31081 E-Mail: info@ipx-consult.de www.ipx-consult.de		
EWF FRANKENTHAL KANALISATION DER STADT FRANKENTHAL PUMPWERK AM KANAL PUMPWERK PLANUNG		PROJEKT NR.: X 7 2 0 5 PLAN NR.: 6 05 INDEX: 1	AUFTRAGGEBER:	
BEARBEITET	Siz	DATUM: 18.02.2025		
GEZEICHNET	DemGra	GEPRÜFT: MASSTAB: 1:50		
GESEHEN		GESEHEN: 1:50		

Bestandsplan übernommen von Ingenieurbüro Kittelberger (11/1965). Eine Gewähr für die Übereinstimmungen der Bestandszeichnungen mit den tatsächlichen vorliegenden Verhältnissen kann nicht übernommen werden.