


Die eingezeichneten Ver- und Entsorgungsleitungen sind lediglich nachrichtlich dargestellt. Die exakte Lage ist vor Baubeginn bei den Leitungsbetreibern zu erfragen.
 Vor Beginn der Baumaßnahme müssen die Leitungen der Versorgungsträger lokalisiert und während der Bauzeit gesichert werden.
 Auftragsbezeichnungen müssen den Versorgungsträgern durch den AN rechtzeitig vor Baubeginn mitgeteilt werden.
 Vom Ingenieurbüro ifa consult gmbh wird für die Vollständigkeit und die exakte Lage der Leitungen keine Gewähr übernommen (Haftungsausschluss)!

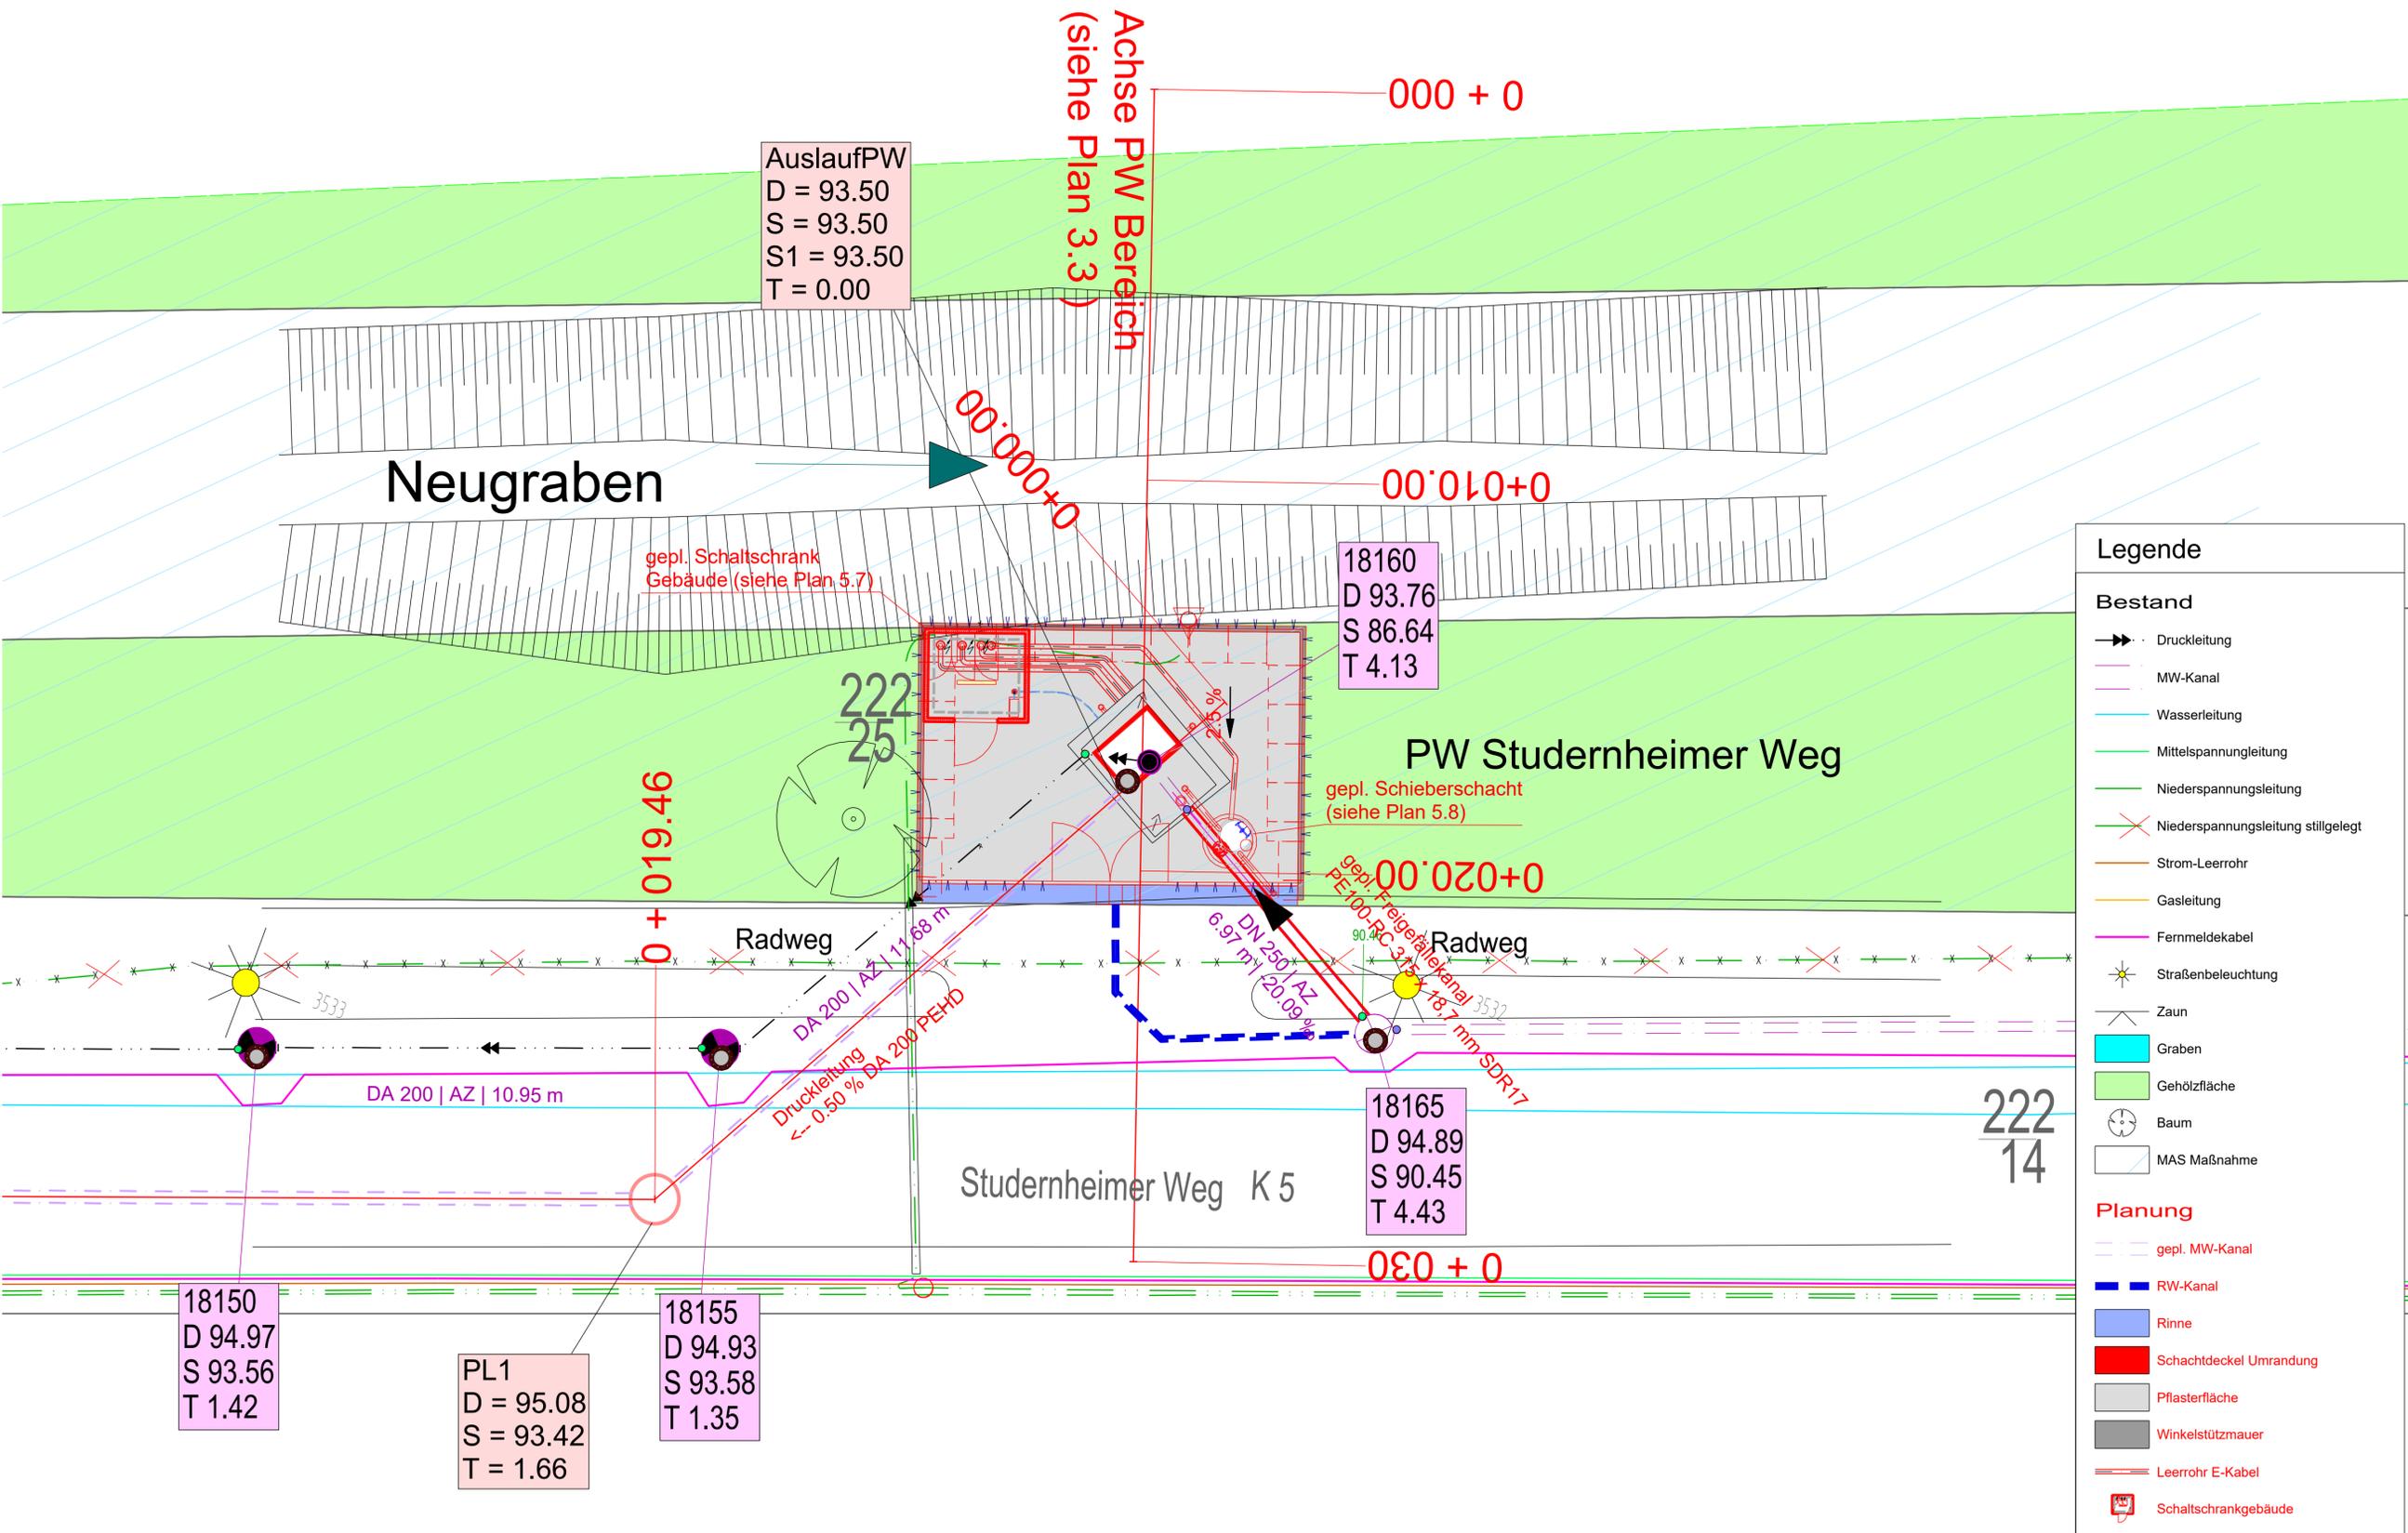

Legende

Bestand

- Druckleitung
- MW-Kanal
- Wasserleitung
- Mittelspannungleitung
- Niederspannungleitung
- Niederspannungleitung stillgelegt
- Strom-Leerrohr
- Gasleitung
- Fernmeldekabel
- Straßenbeleuchtung
- Zaun
- Graben
- Gehölzfläche
- Baum
- MAS Maßnahme

Planung

- gepl. MW-Kanal
- RW-Kanal
- Rinne
- Schachtdeckel Umrandung
- Pflasterfläche
- Winkelstützmauer
- Leerrohr E-Kabel
- Schaltschrankgebäude

ANTRAG

Index	Bemerkung	geänd. am	Name	gepr. am	Name
Vorhaben: PW Studernheimer Weg		Anlage: 1			
		Plan-Nr.: 2.3			
Vorhabenträger: Stadtverwaltung Frankenthal Eigen- und Wirtschaftsbetrieb Frankenthal		Projekt-Nr.: 100463			
Stadt: Ackerstraße 24 67227 Frankenthal		Dateiname:			
Maßstab: 1 : 100	Darst.: Lageplan PW Studernheimer Weg	aufg.	10.12.24	la	
	Planungsstand: Entwurf	gez.	10.12.24	la	
Entwurfsverfasser:		gepr.	17.06.24	bo	
 ifa consult gmbh Landauer Straße 109 67434 Neustadt an der Weinstr.		Telefon: 06321 - 91 81 0 Fax : 06321 - 91 81 71			
Niederlassung Niedersachsen ifa consult gmbh Auf der Riehe 11 31555 Suthfeld / Riehe Email: info@ifa-consult.de		Telefon: 05723 - 79 80 245 Fax : 05723 - 79 80 245 Homepage: ifa-consult.de			
Datum	Unterschrift Verfasser	Datum	Unterschrift Vorhabenträger		